



日付 2014/00/00	縮尺 1/50	物件名称 〇〇〇〇様邸新築工事	給排水配管基礎スリーブ図	作図	照会
備考			QS0インダストリアル株式会社		

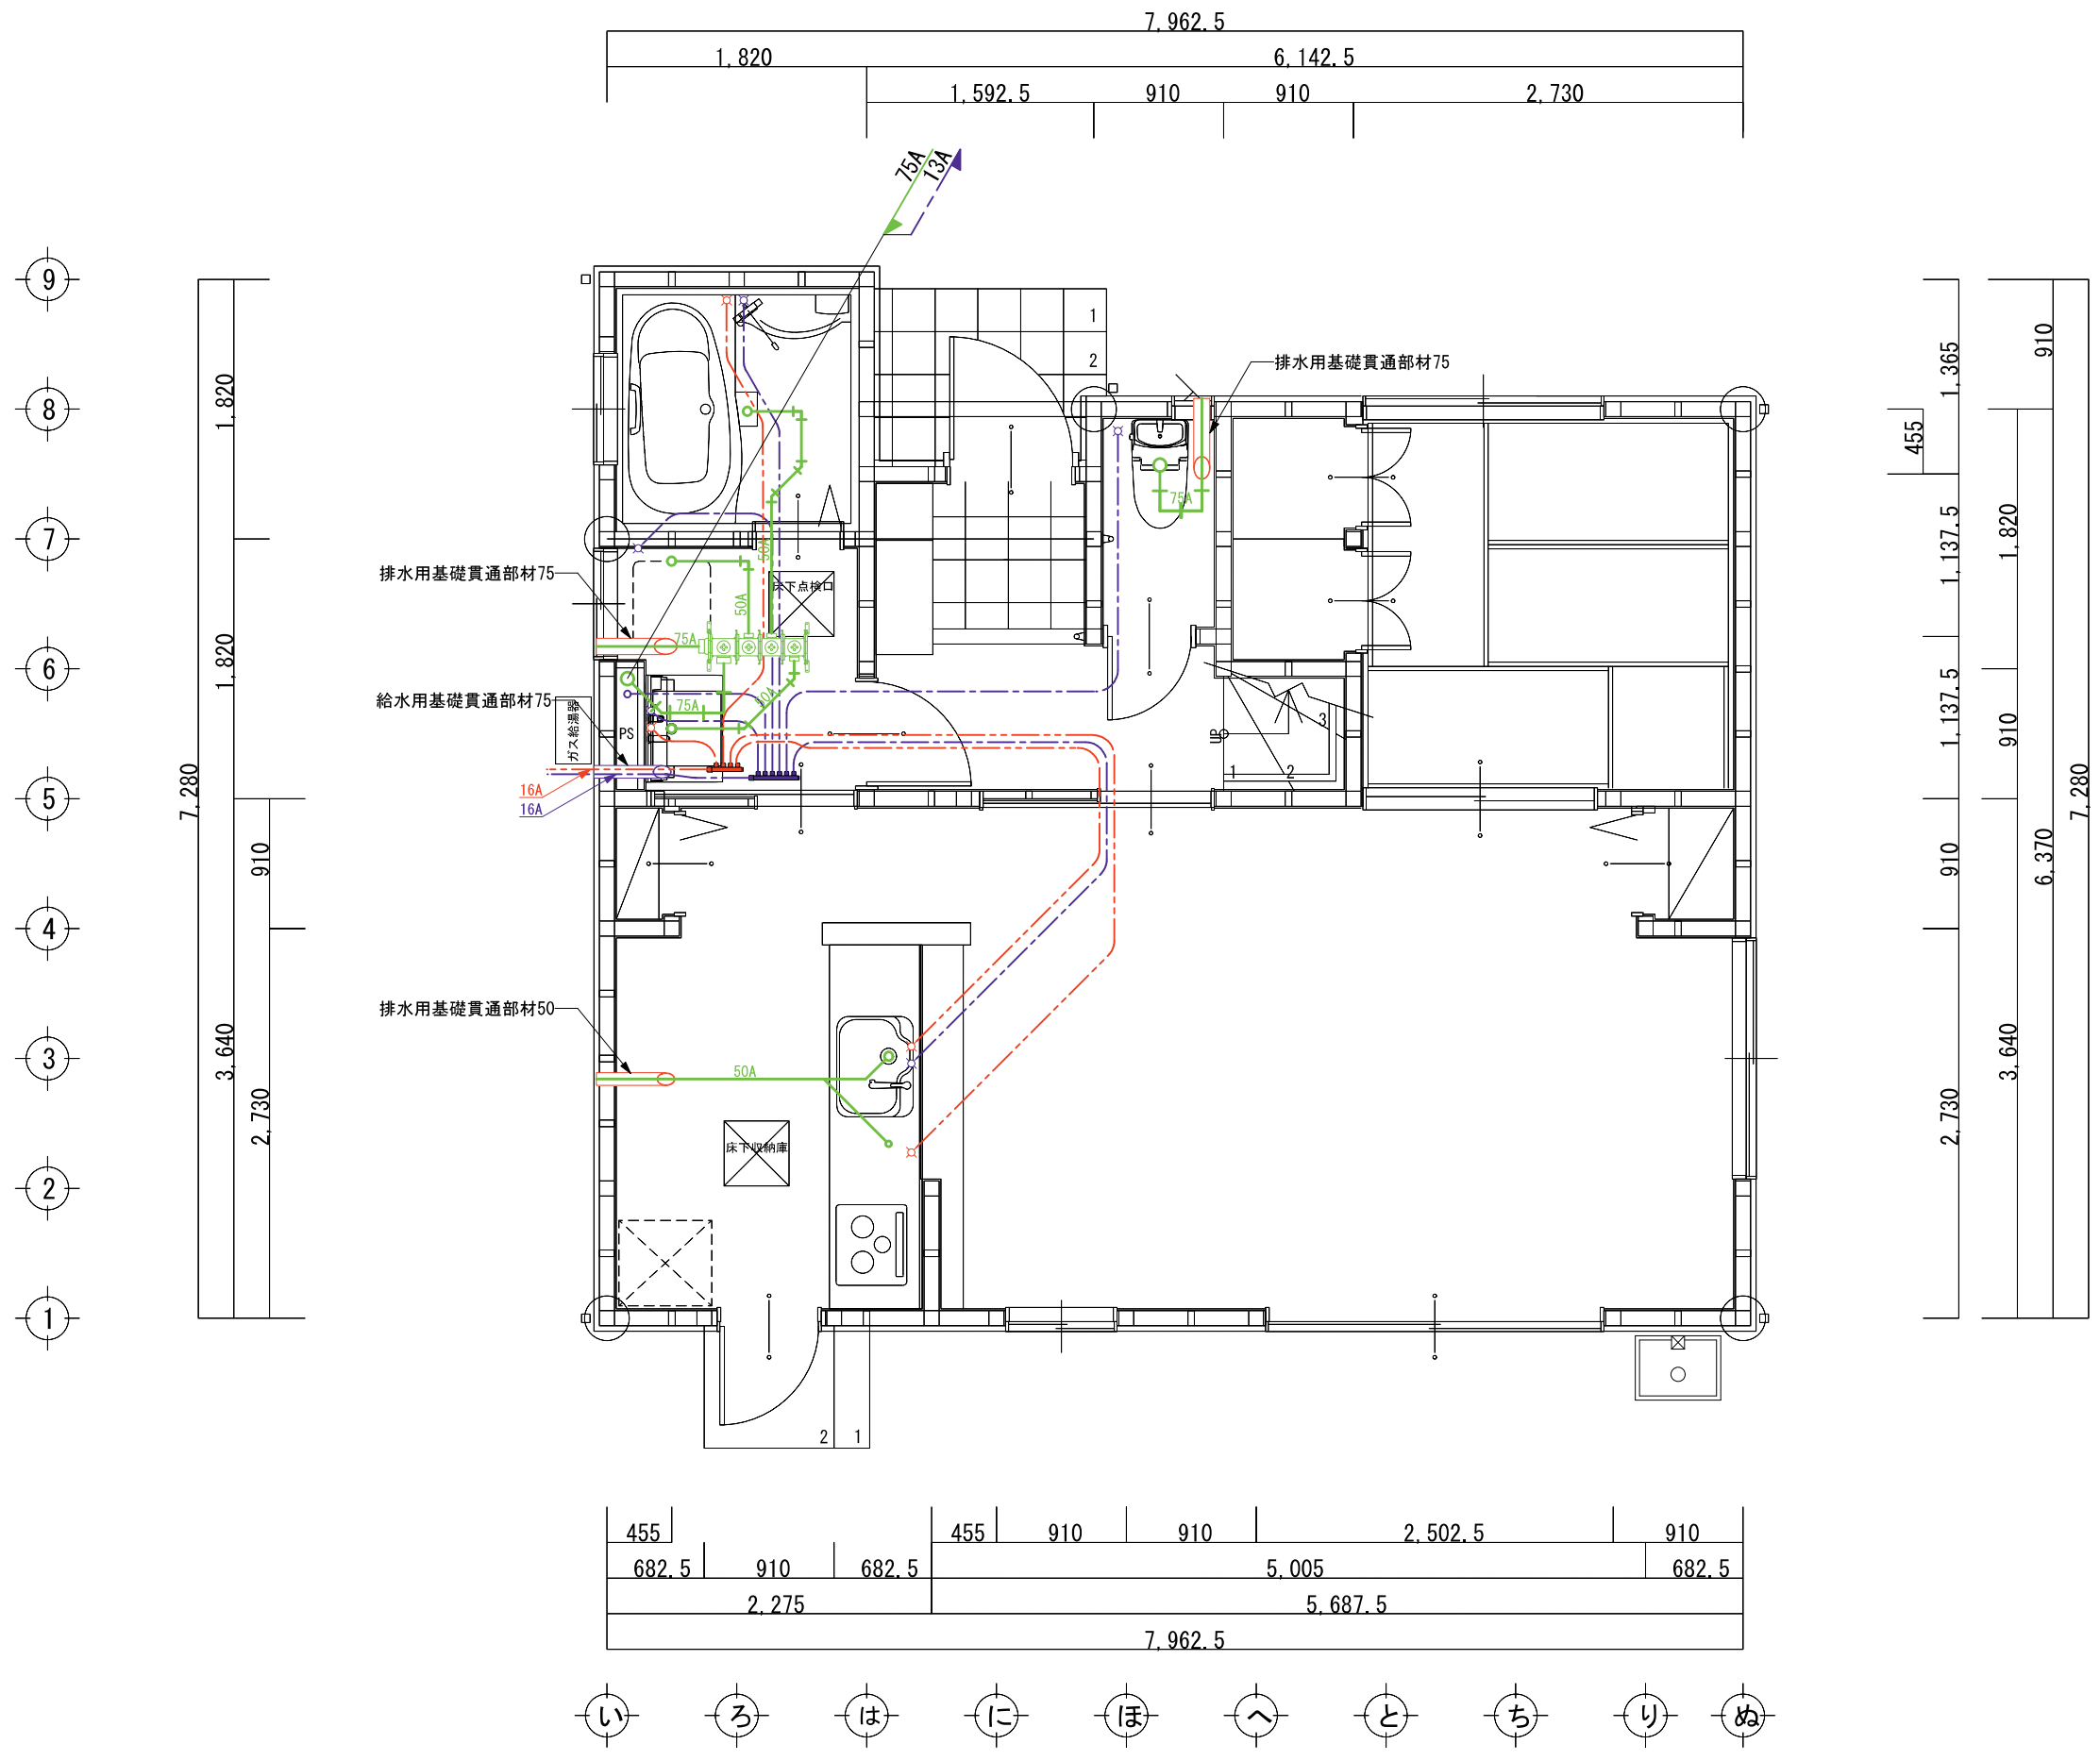

日付	2014/00/00	縮尺	1/50	物件名称	〇〇〇〇様邸新築工事	1階 屋内給排水配管図	作図	照会
備考							QS0インダストリアル株式会社	

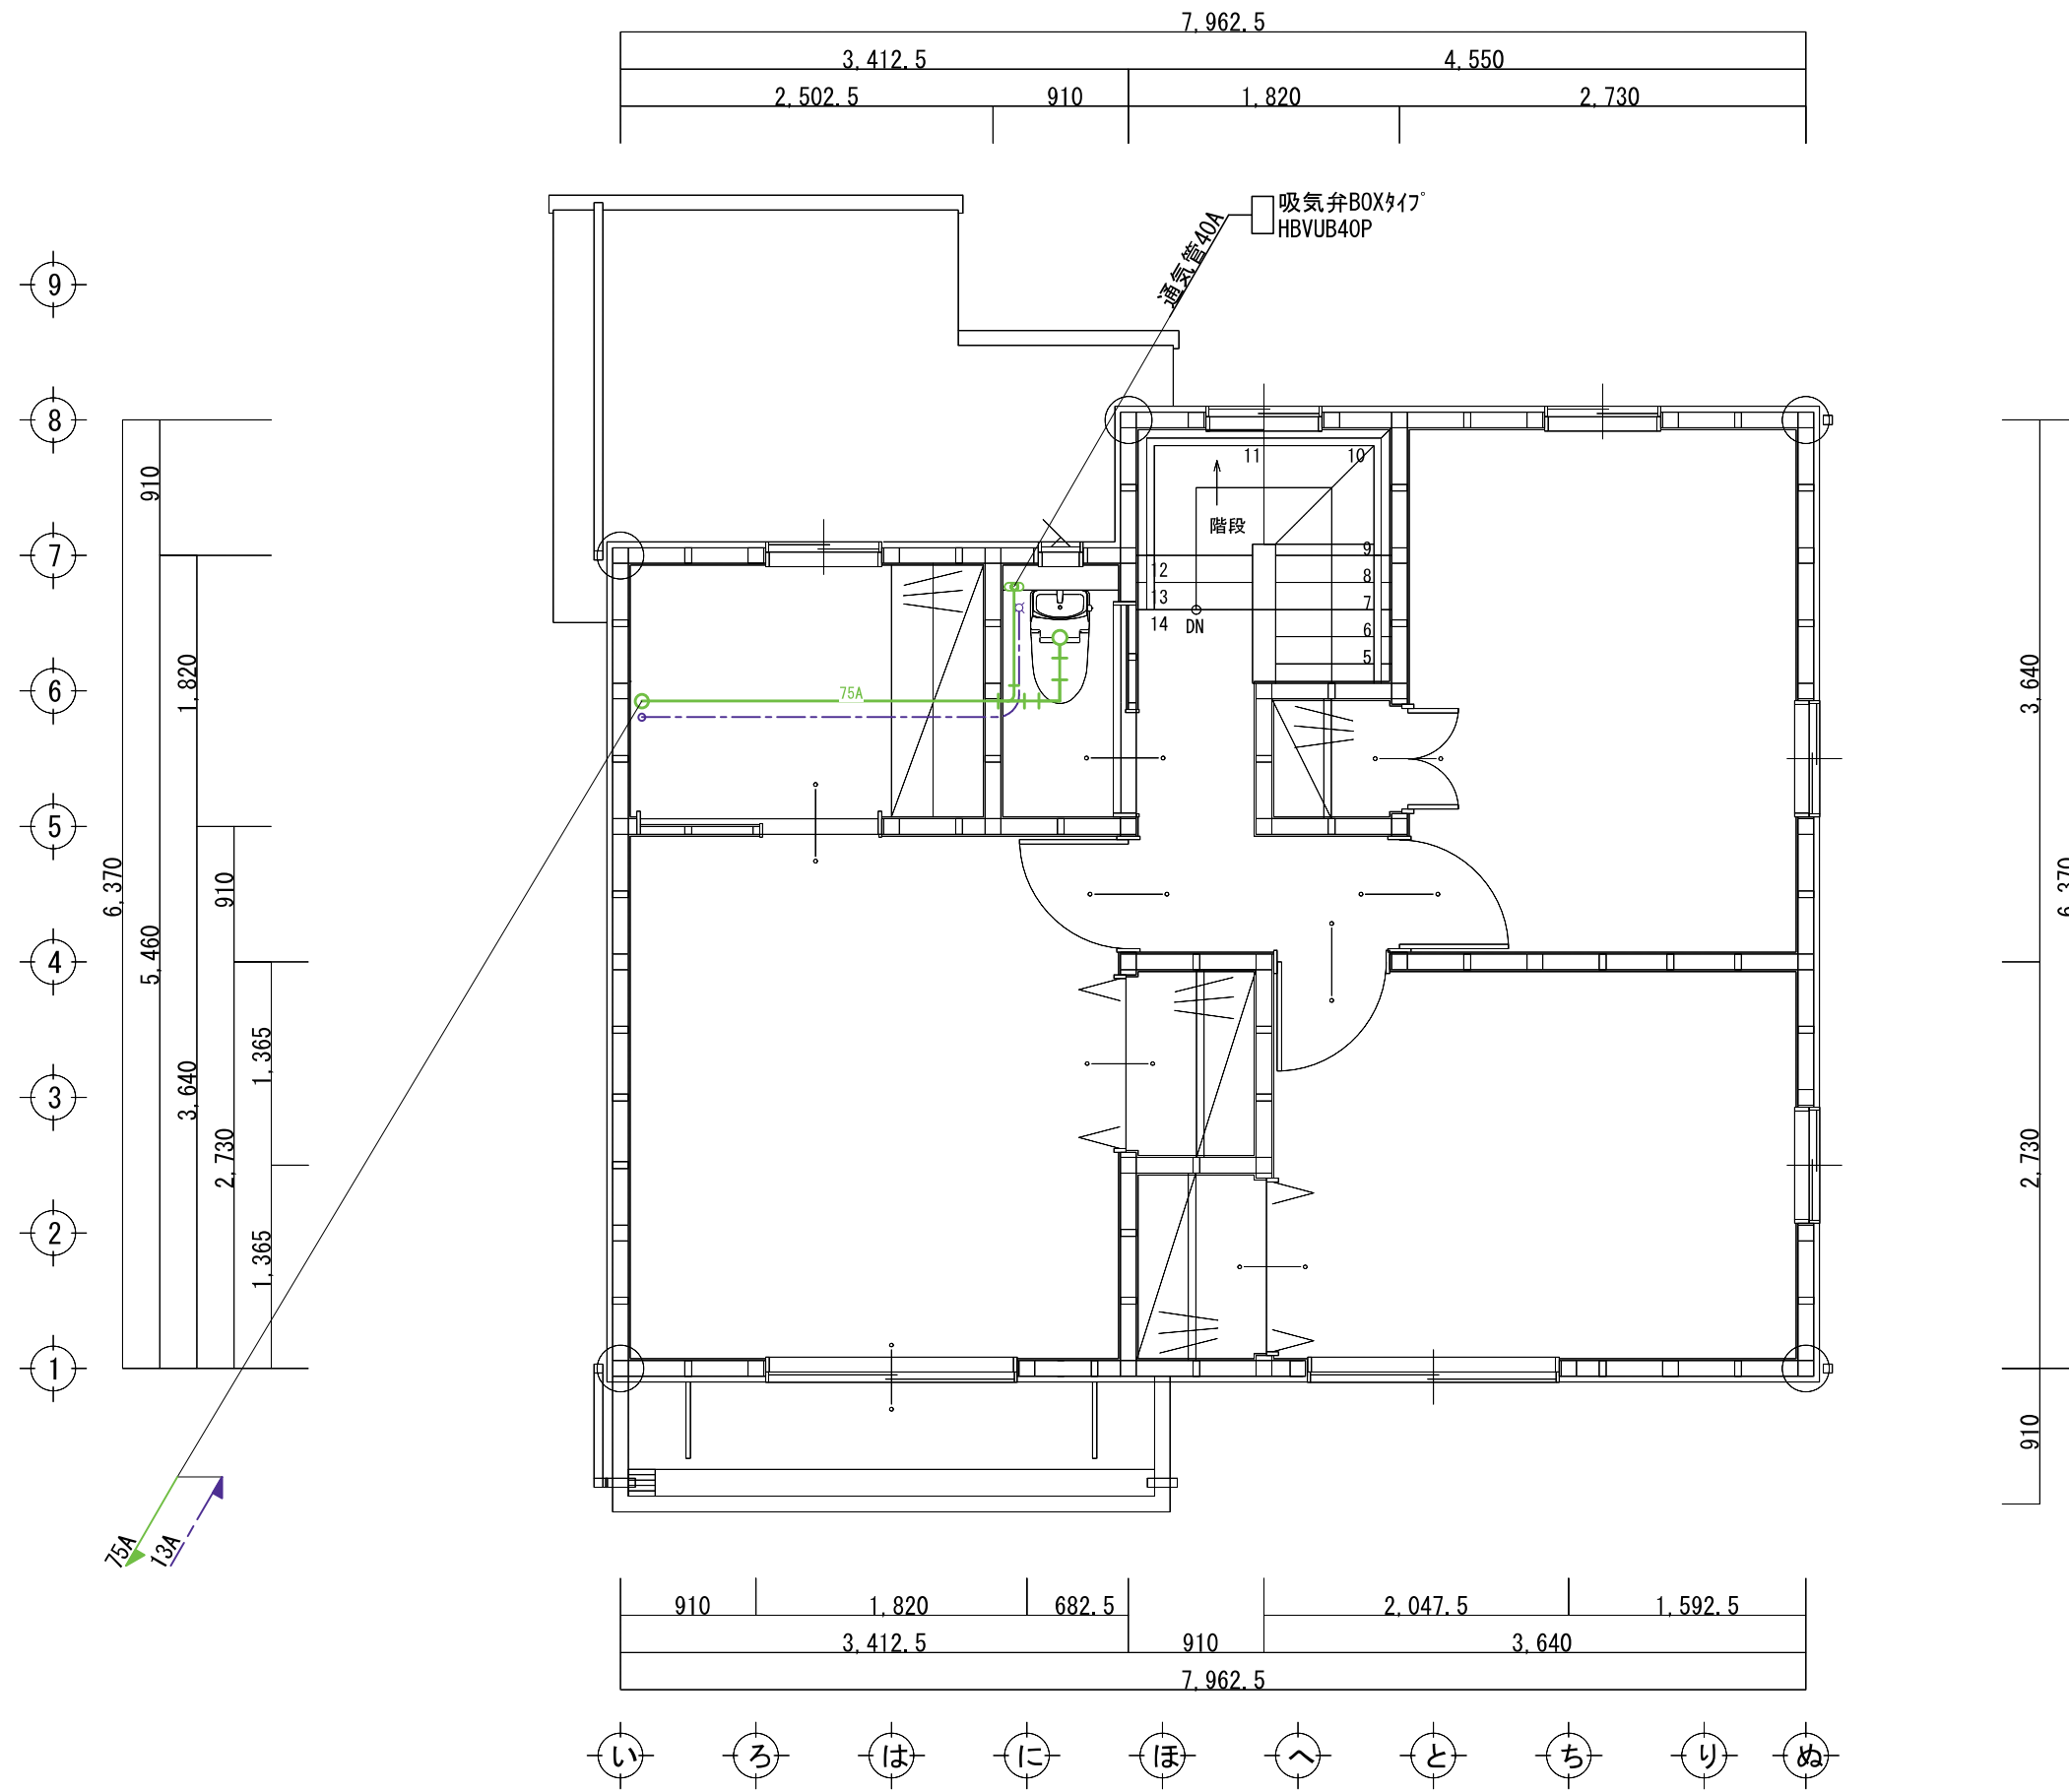

日付 2014/00/00	縮尺 1/50	物件名称 〇〇〇〇様邸新築工事	2階 屋内給排水配管図	作図	照会
備考			QS0インダストリアル株式会社		